



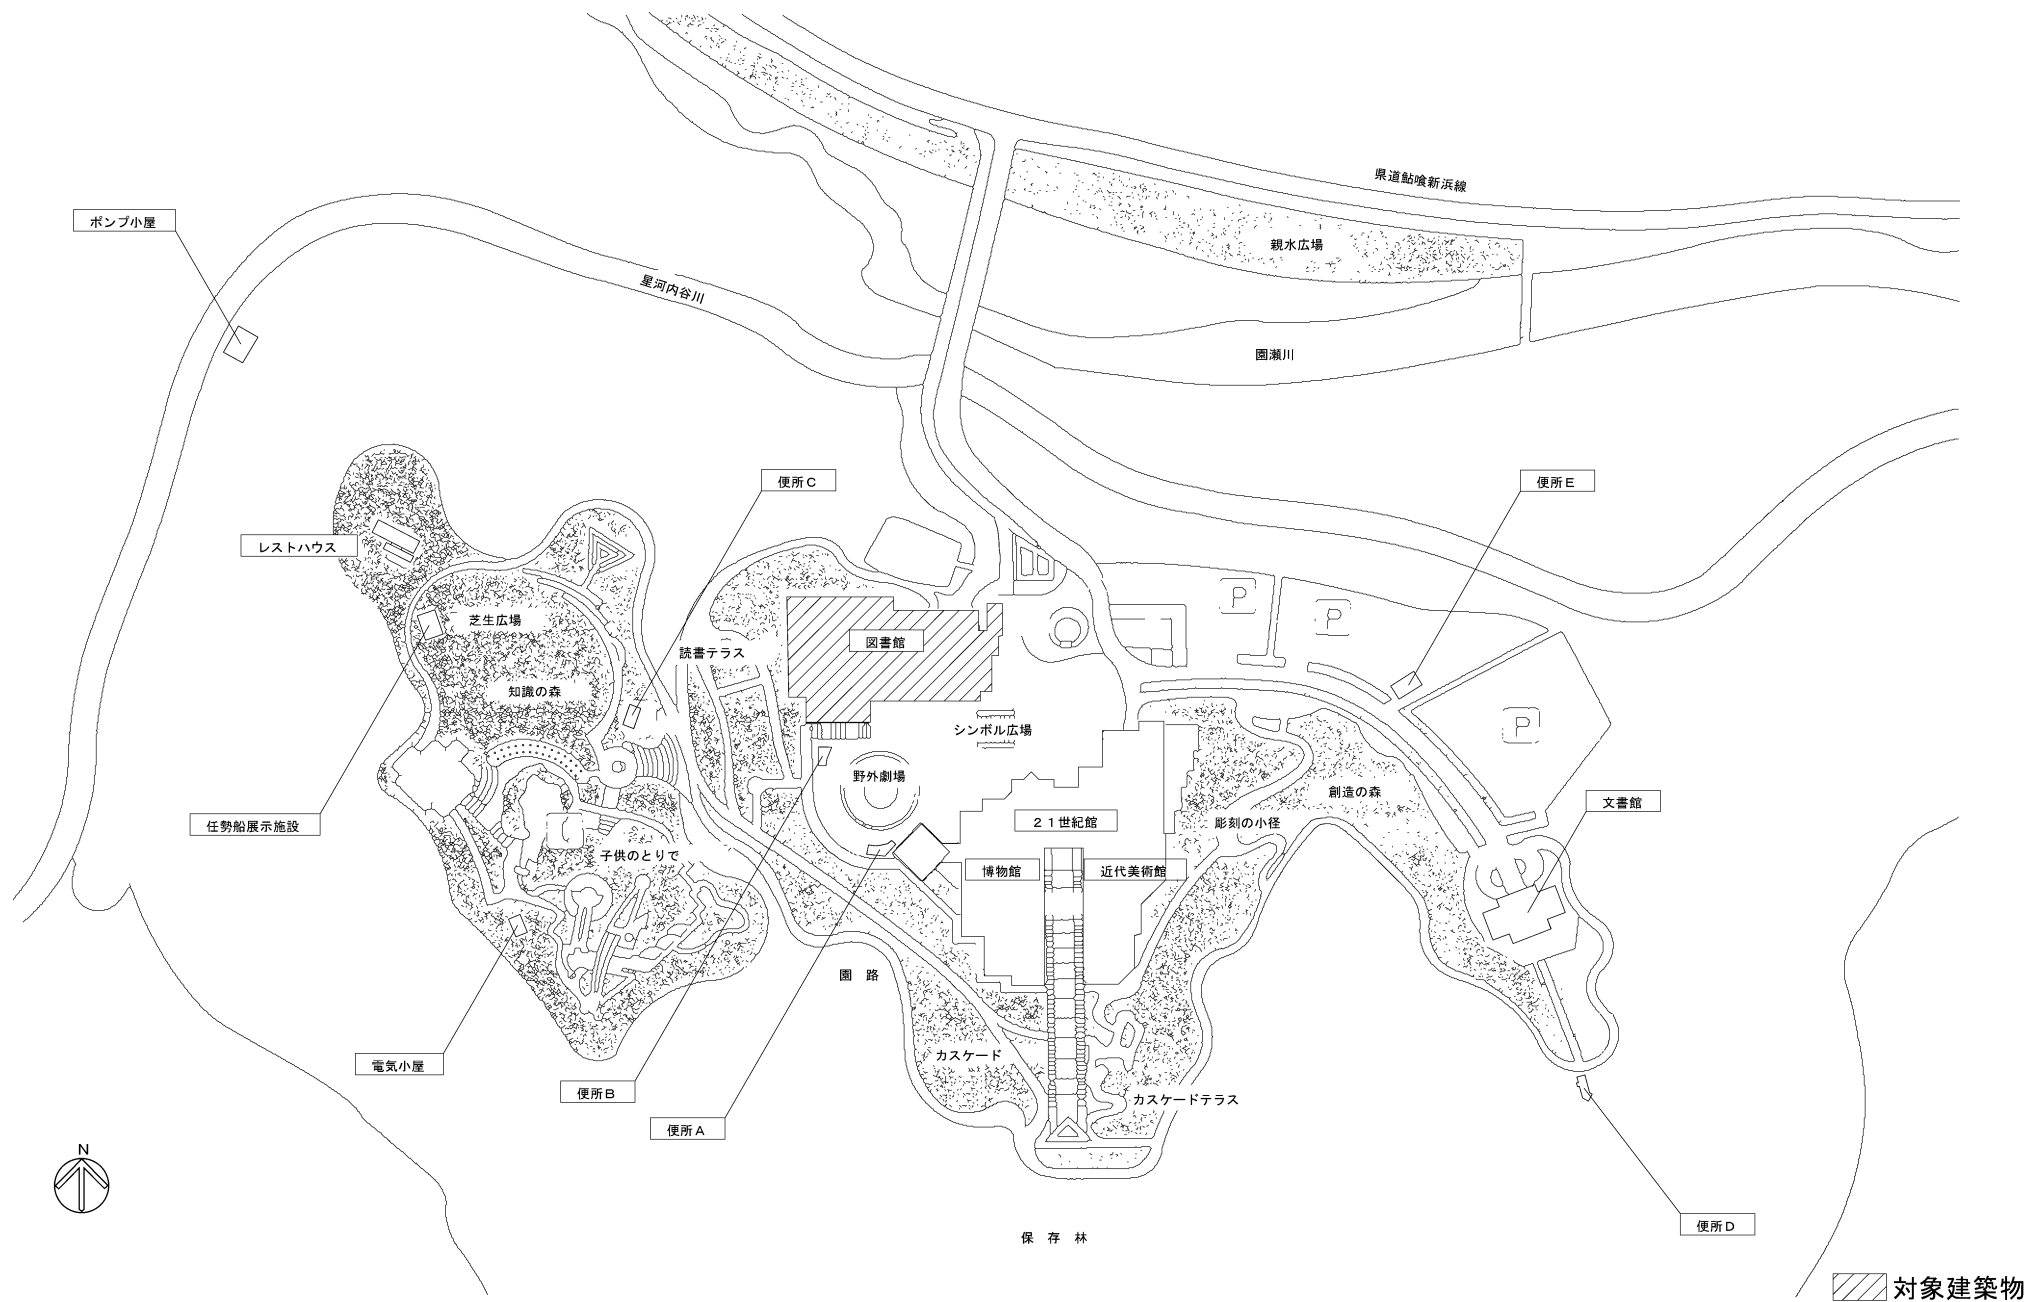


	文化の森振興センター 徳島県徳島市八万町向寺山 TEL: 088-668-1111 FAX: 088-668-7196	件 名	徳島県立図書館除湿器交換修繕	No. 1
		図面名称	文化の森総合公園配置図	No Scale
		担 当 課	徳島県立図書館 企画振興担当	2026. 7. 15

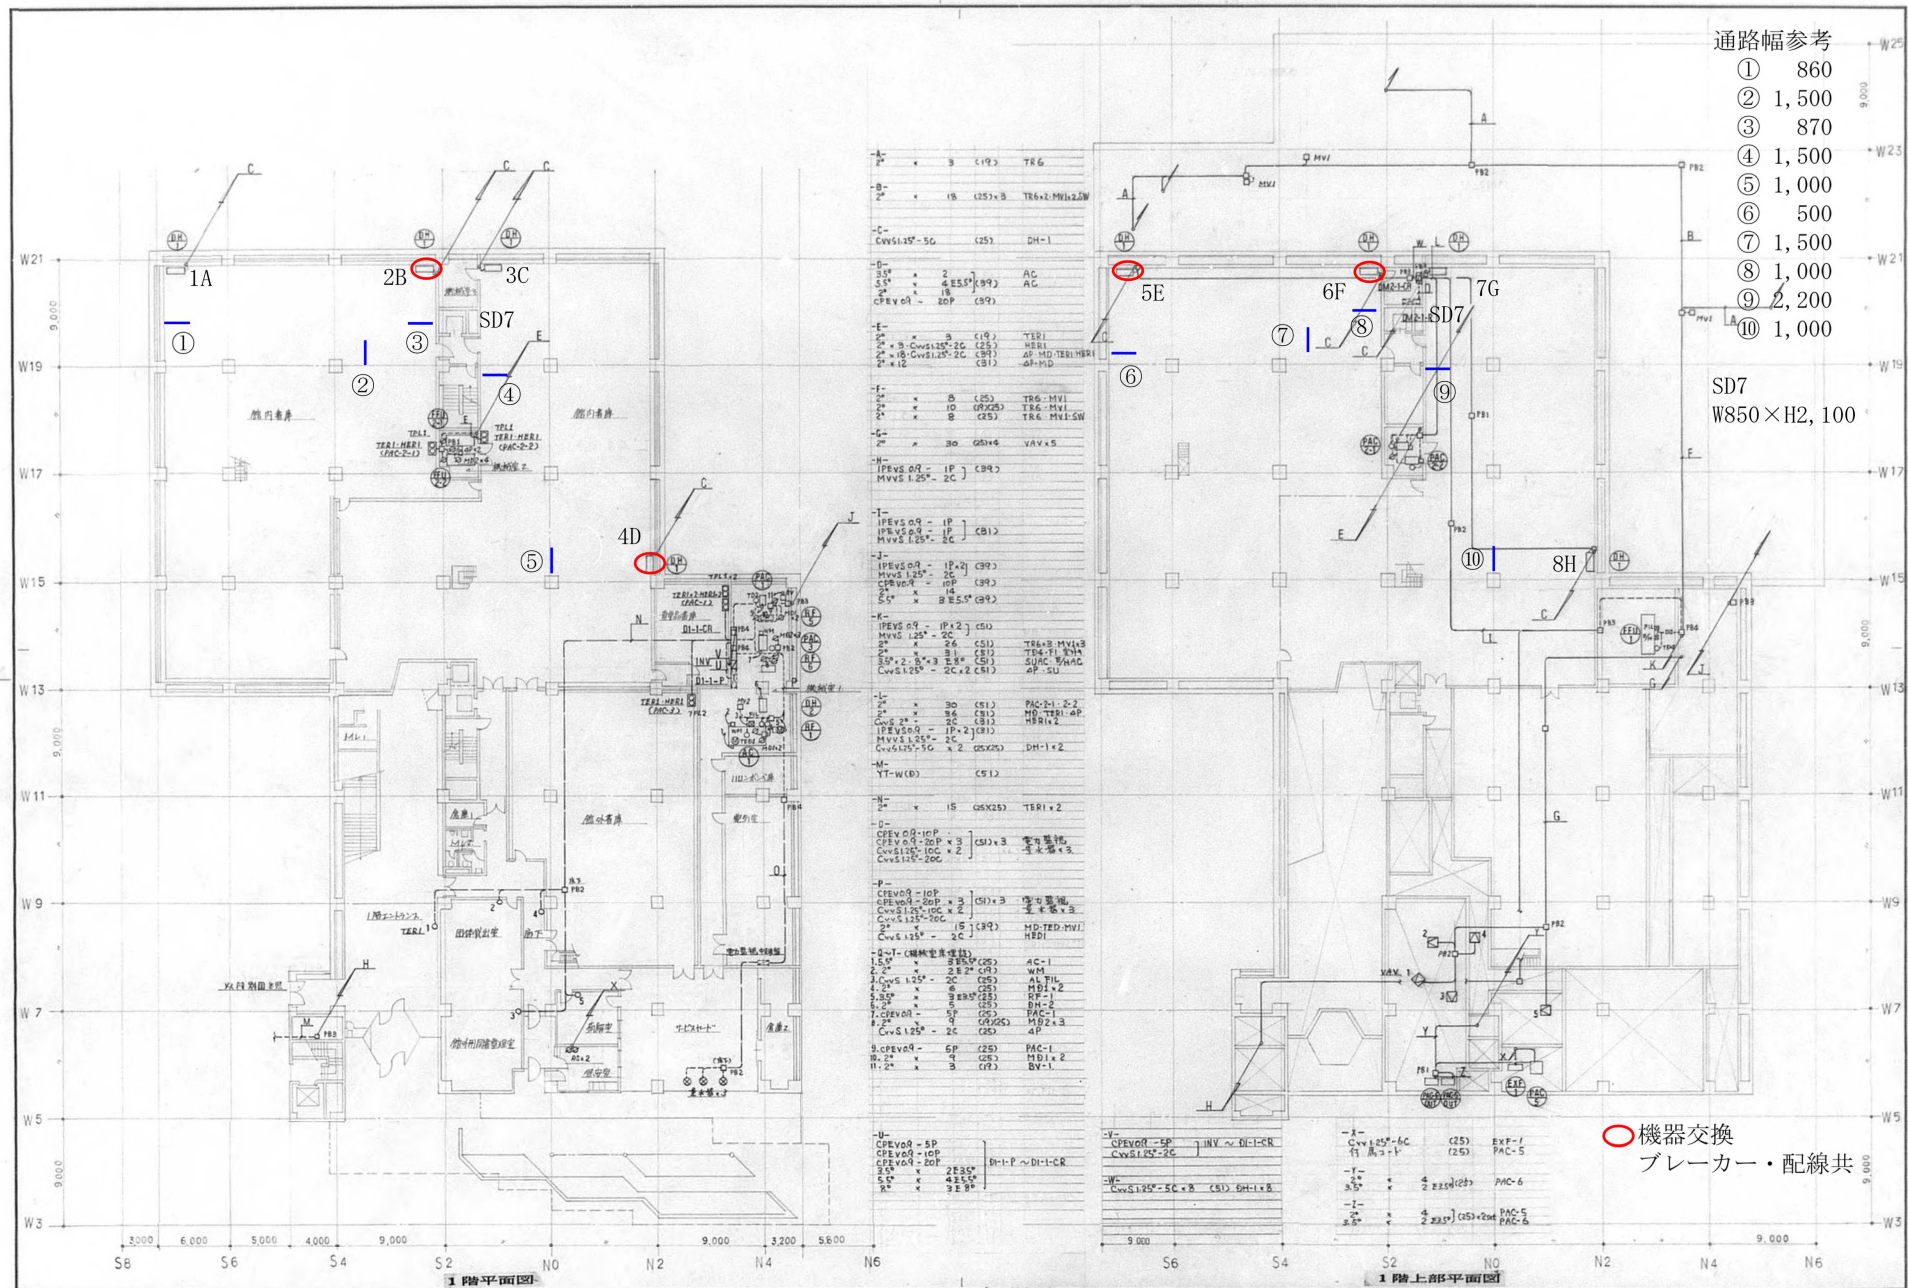

徳島県立図書館除湿器交換修繕


信号部分図面
 発停信号はCAPの常時接点にて
 発停：リレー常時短絡にて運転、解放にて停止
 ※除湿器はDH-1系統

除湿器からは、無電圧のa接点にて
 状態：短絡にて運転、解放にて停止
 警報：短絡にて警報、解放にて正常

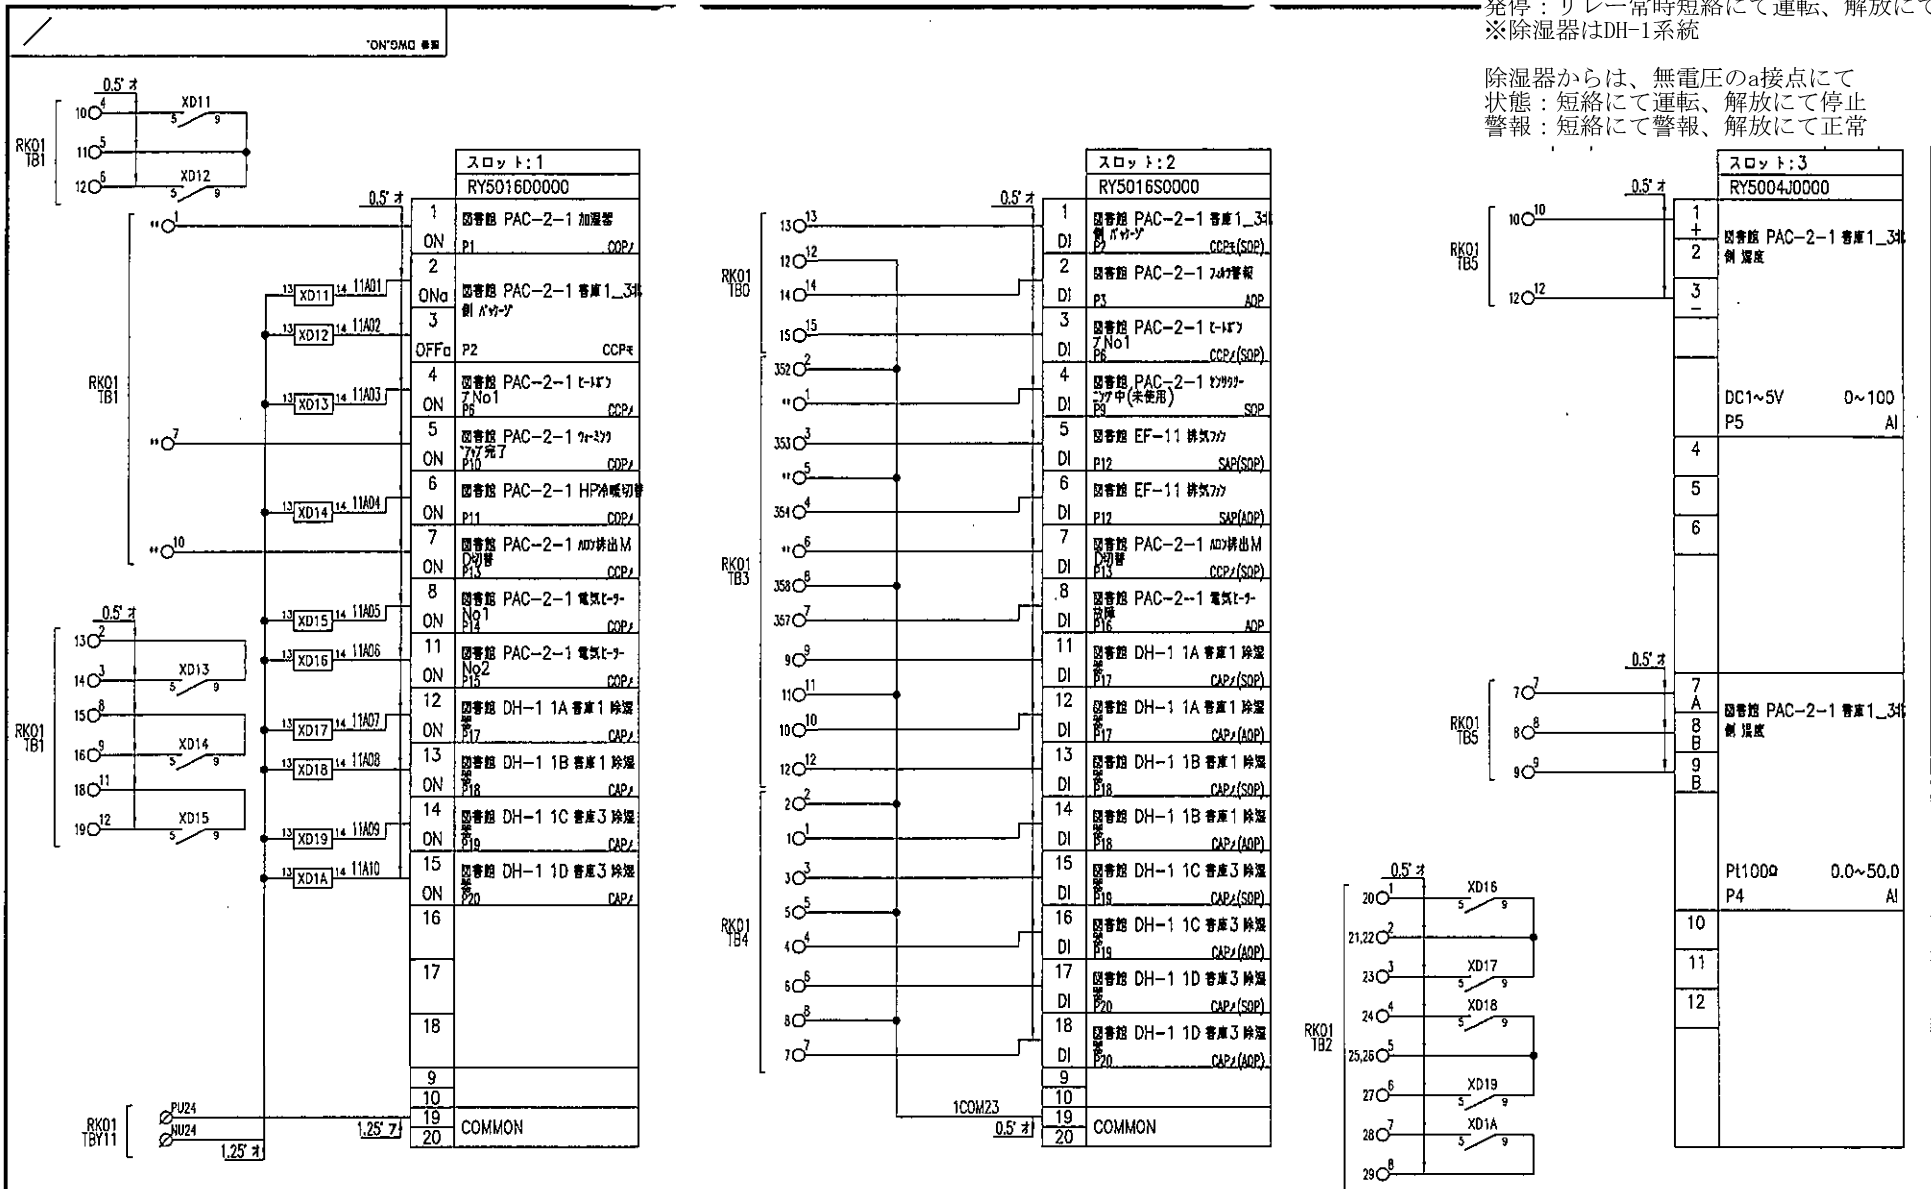


信号部分図面
 発停信号はCAPの常時接点にて
 発停：リレー常時短絡にて運転、解放にて停止
 ※除湿器はDH-1系統

除湿器からは、無電圧のa接点にて
 状態：短絡にて運転、解放にて停止
 警報：短絡にて警報、解放にて正常

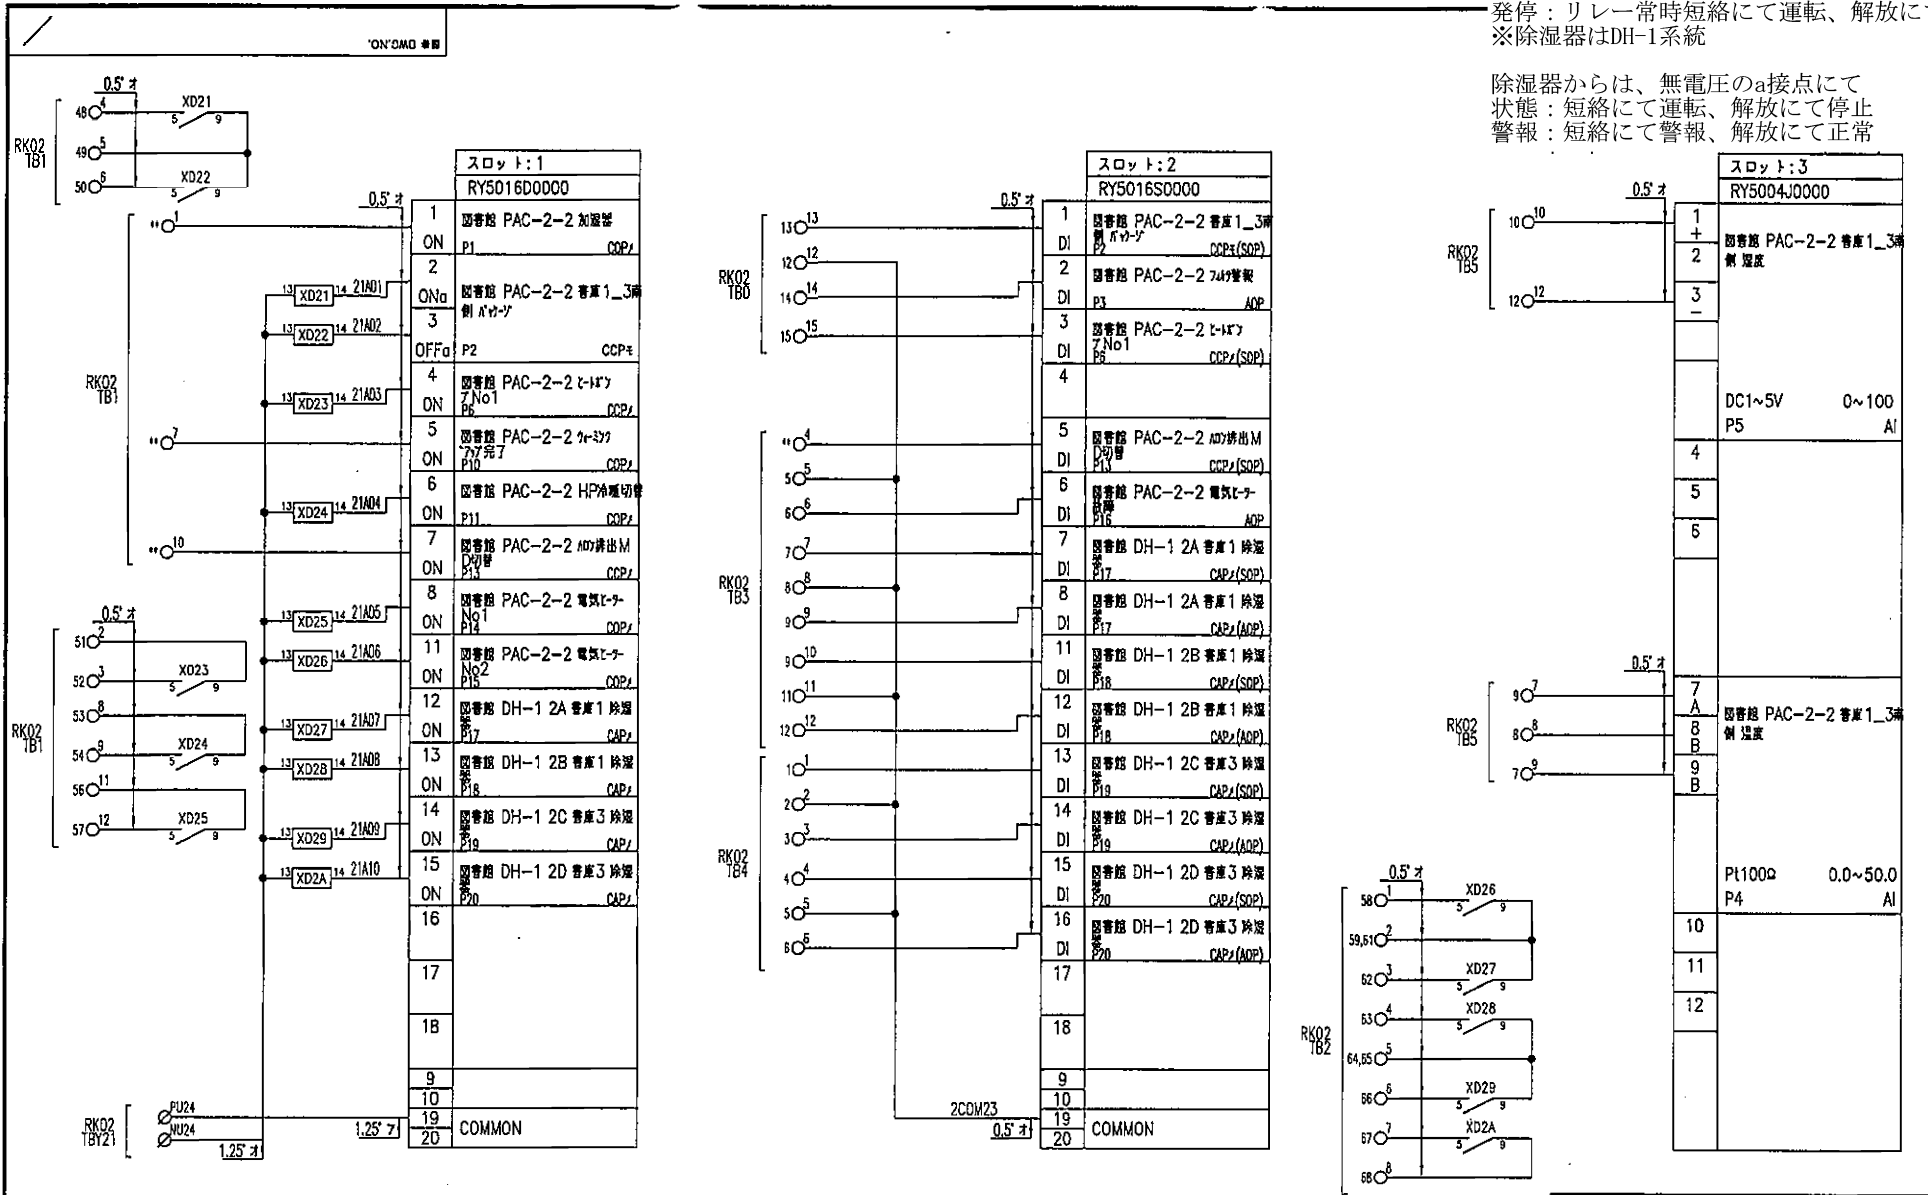


昇降路縦断面図 (1/40)


T-M7198

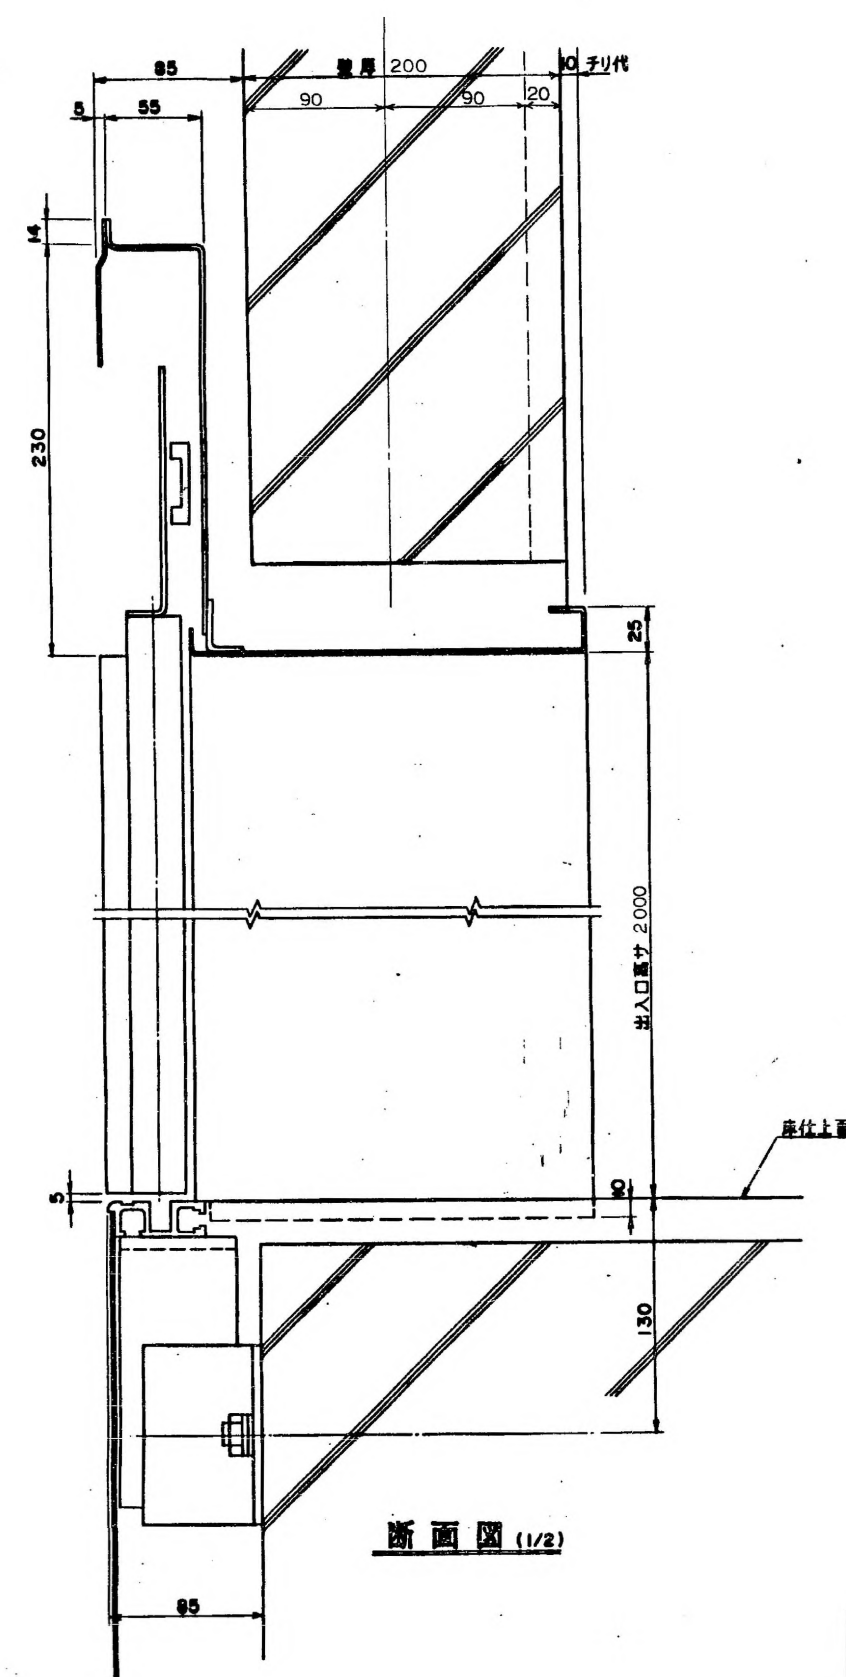

断面図 (1/2)

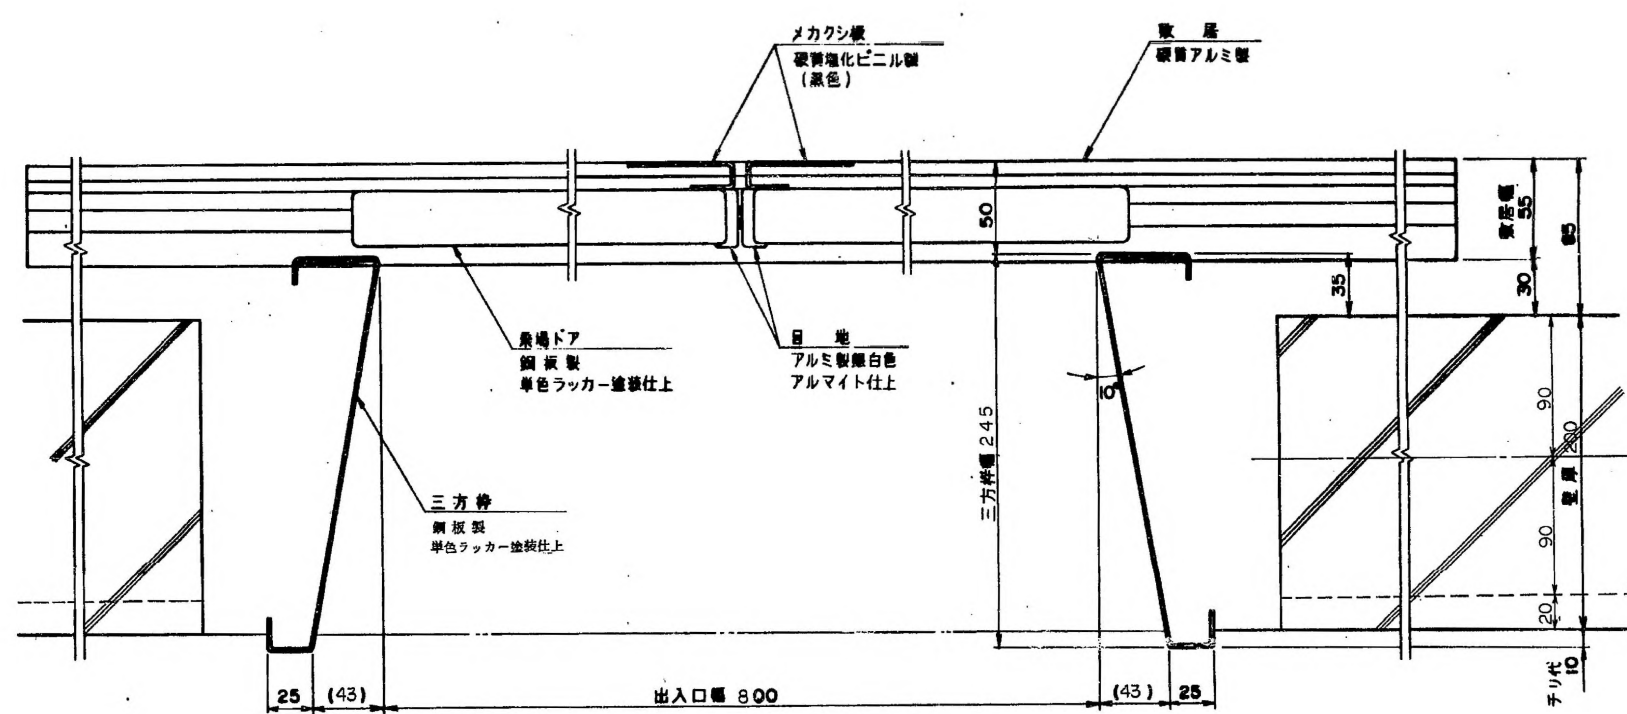

平面図 (1/2)

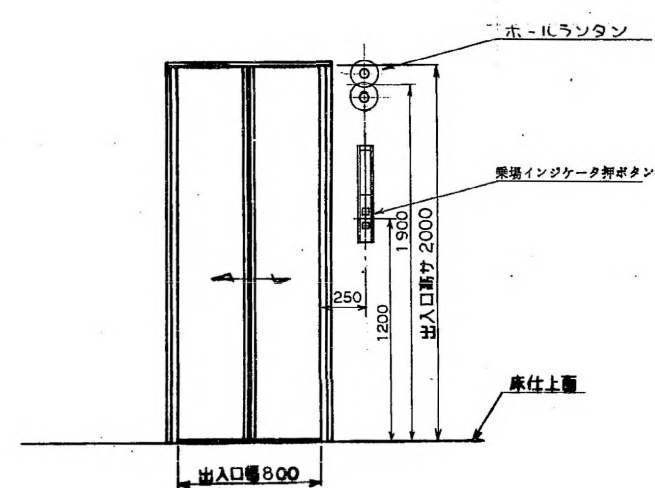

正面図 (1/20)


御 承 認 APPROVALS	
号 名 SIGNED	屋
日 付 DATE	
建 物 名 BUILDING	徳島県文化の森総合公園エレベーター工事

1M2.3.R.F


徳 島 県 立 図 書 館 除 湿 器 交 換 修 繕

図面番号 DRAWING NO. T-M7199


図面内容 CONTENTS 扉面図

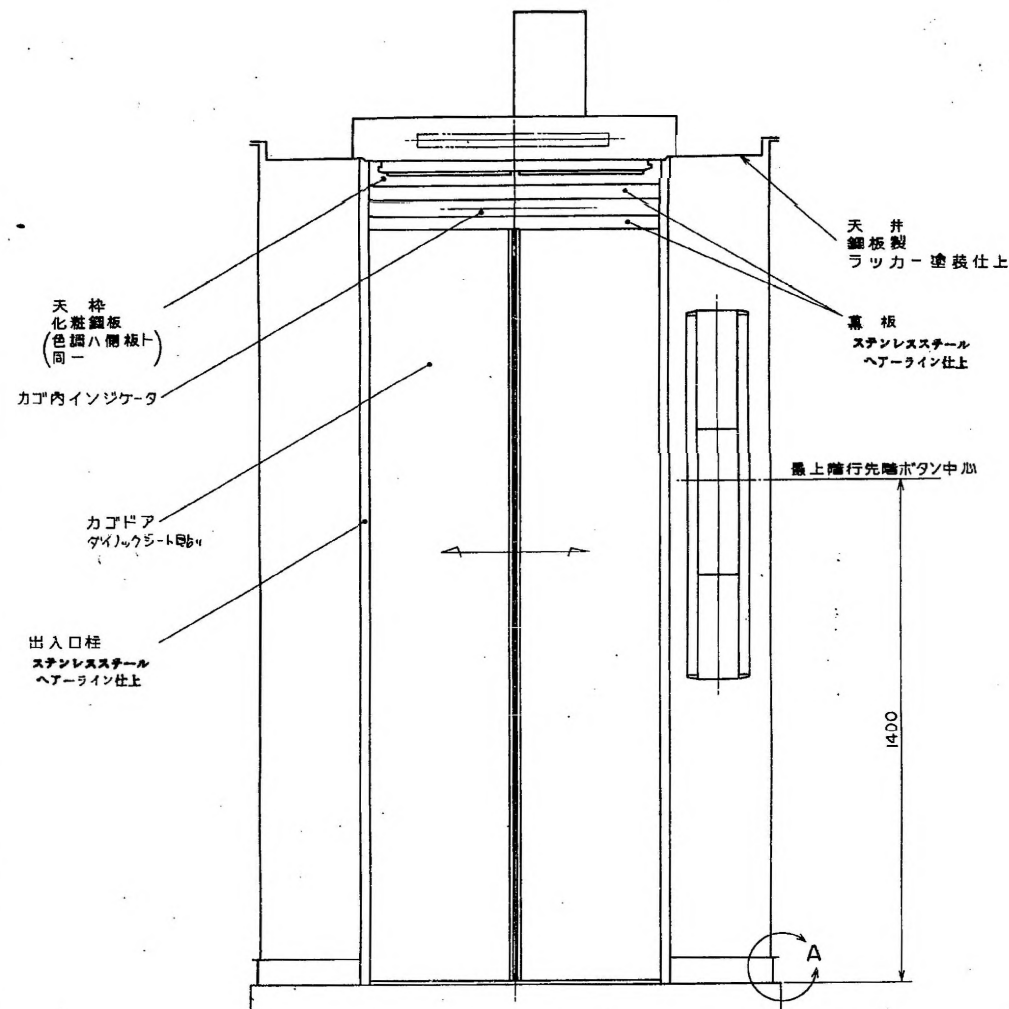


正面図

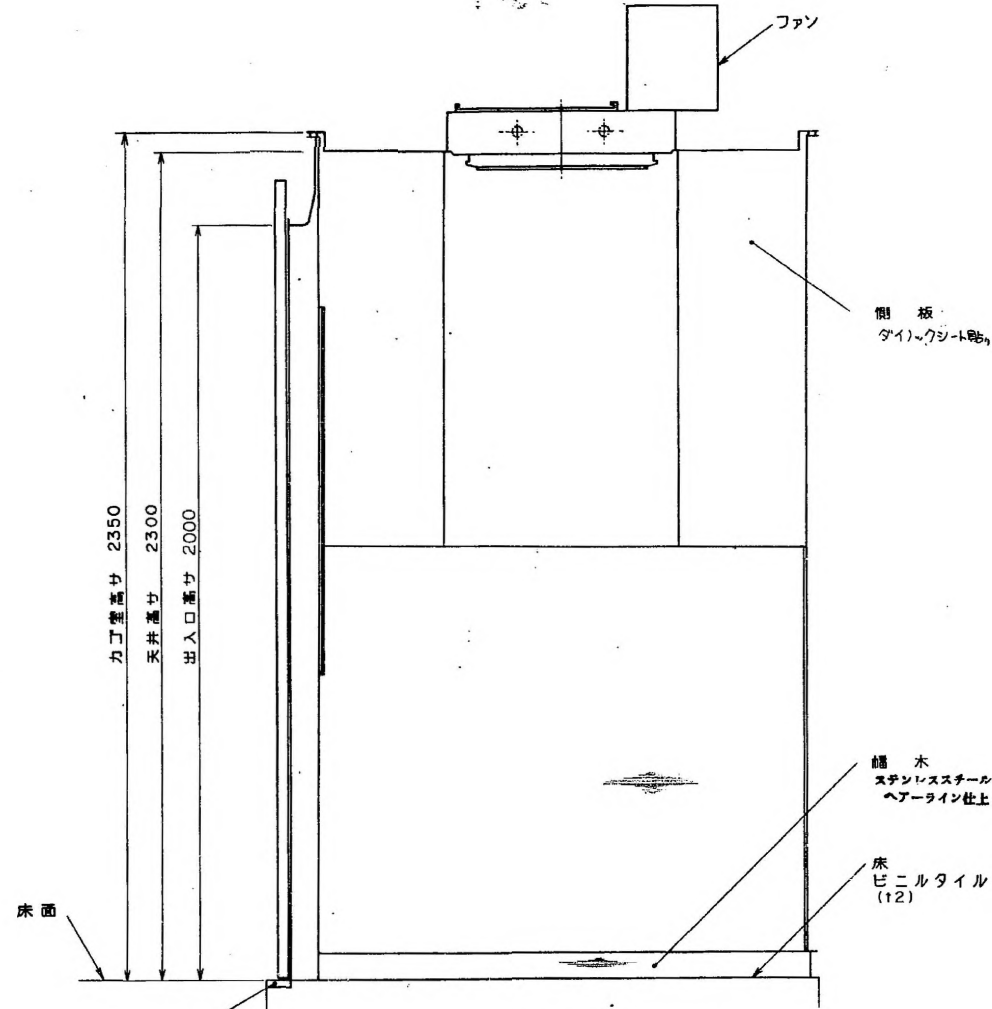


側面図

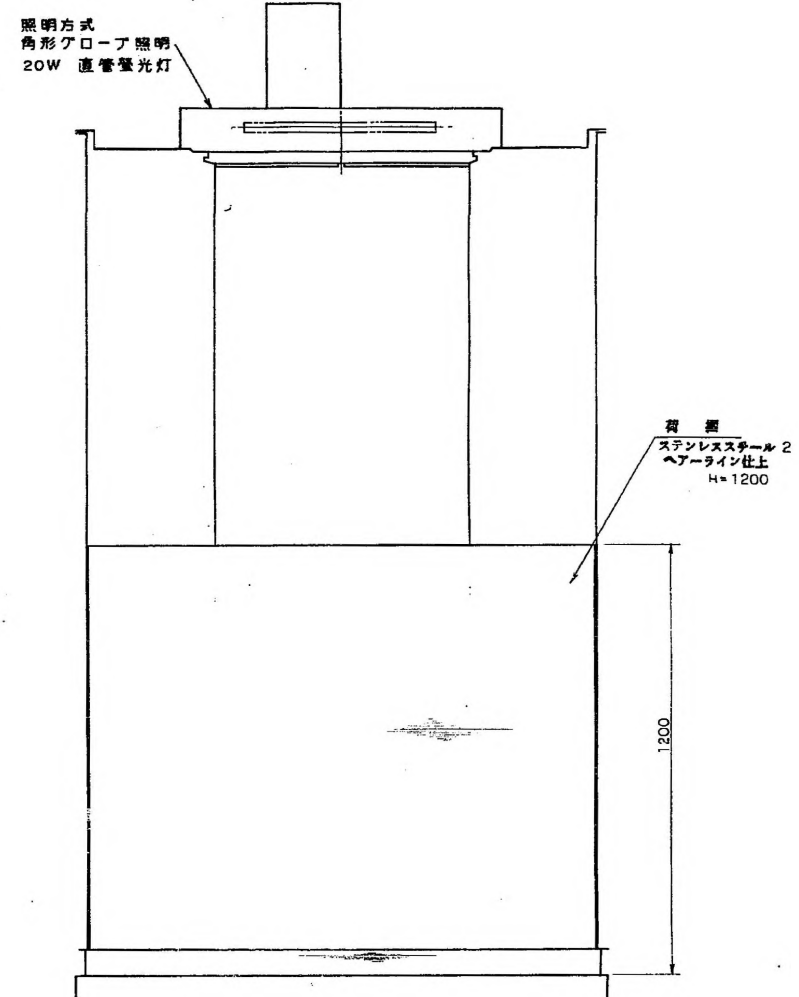


背面図

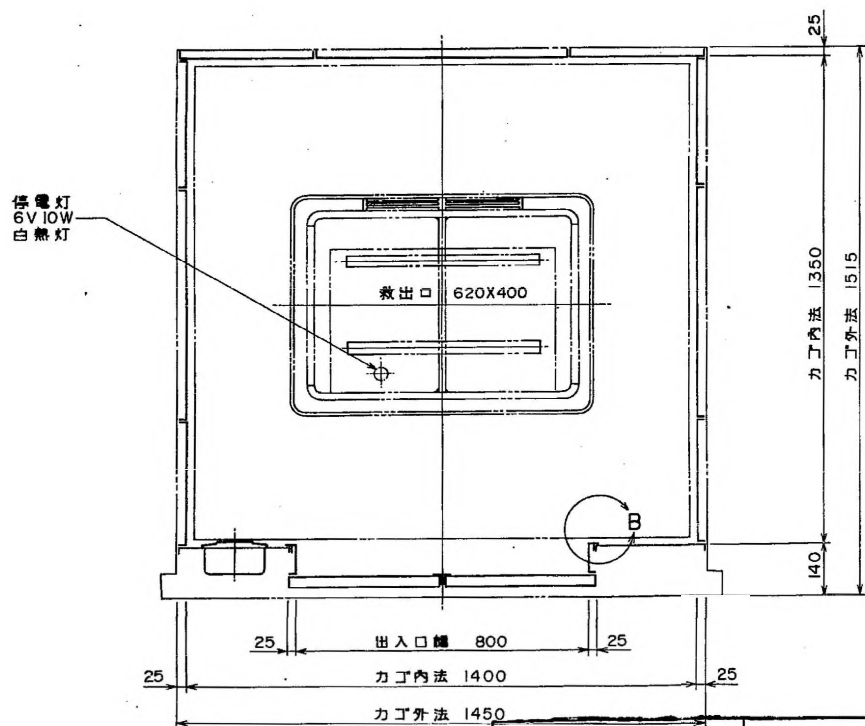

平面図

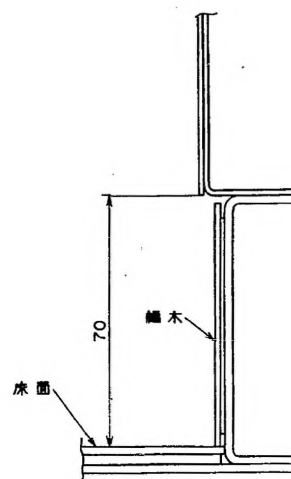

A部詳細 (1/1)

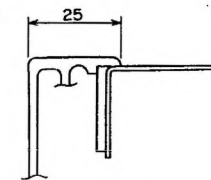

B部詳細 (1/1)

注: 出入口幅 2000

カゴ上スベリカー (付)
マグネット式保護マット付

御承認 APPROVALS

署名 SIGNED _____ 日付 DATE _____

建物名 BUILDING 徳島県文化の森総合公園エレベーター工事

徳島県立図書館除湿器交換修繕