


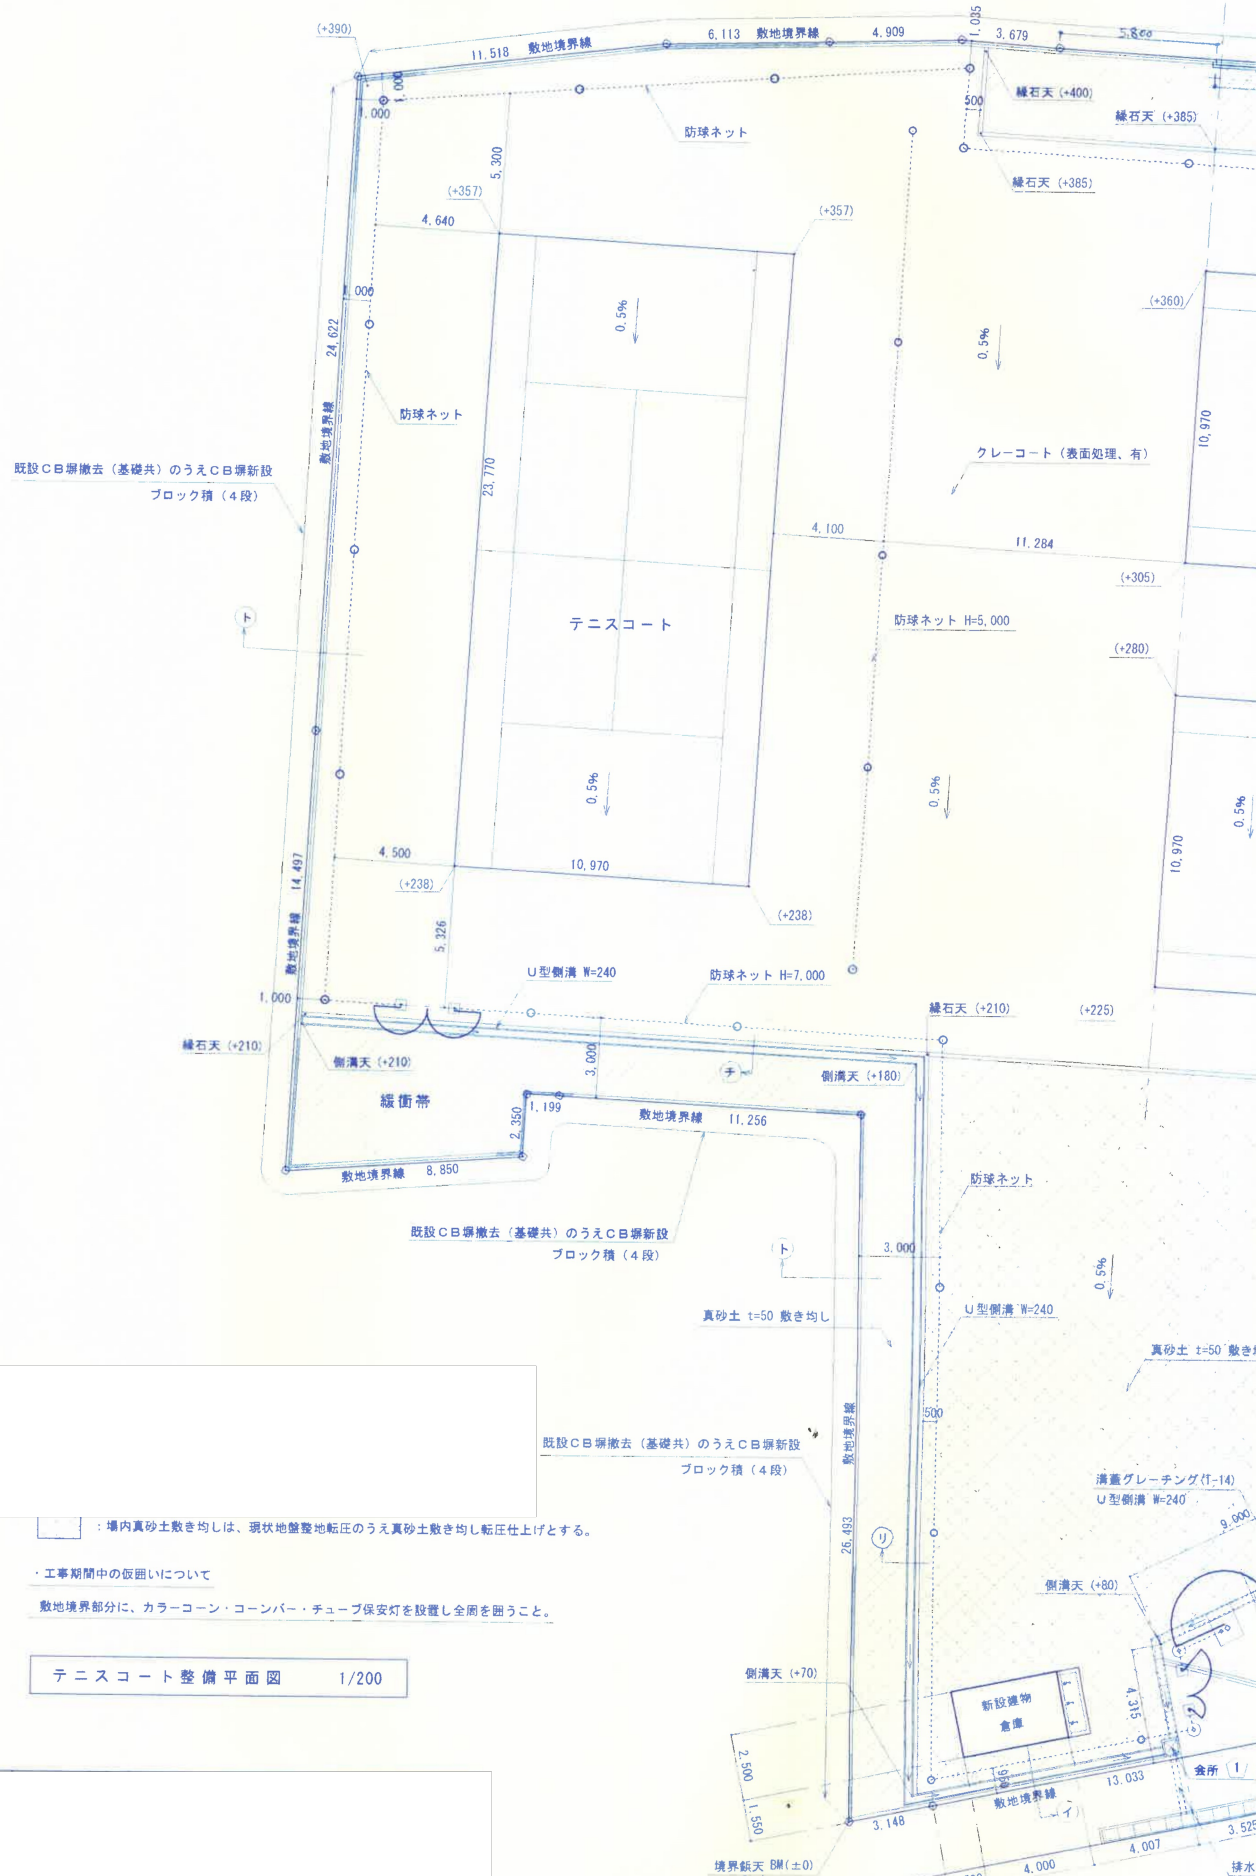

：場内真砂土敷き均しは、現状地盤整地転圧のうえ真砂土敷き均し転圧仕上とする。

・工事期間中の仮囲いについて

敷地境界部分に、カラーコーン・コーンバー・チューブ保安灯を設置し全周を囲うこと。

テニスコート整備平面図 1/200




排水管、パイコン台付管 200φ

土間コンクリート刷毛引仕上、勾配付

訂正事項	年月日	担当	工事名称	図面番号
1			H17営繕 海部高等学校海南・大里 テニスコート整備工事	5
2			図面名称	縮尺
3			テニスコート整備平面図	1/200

年月日	担当

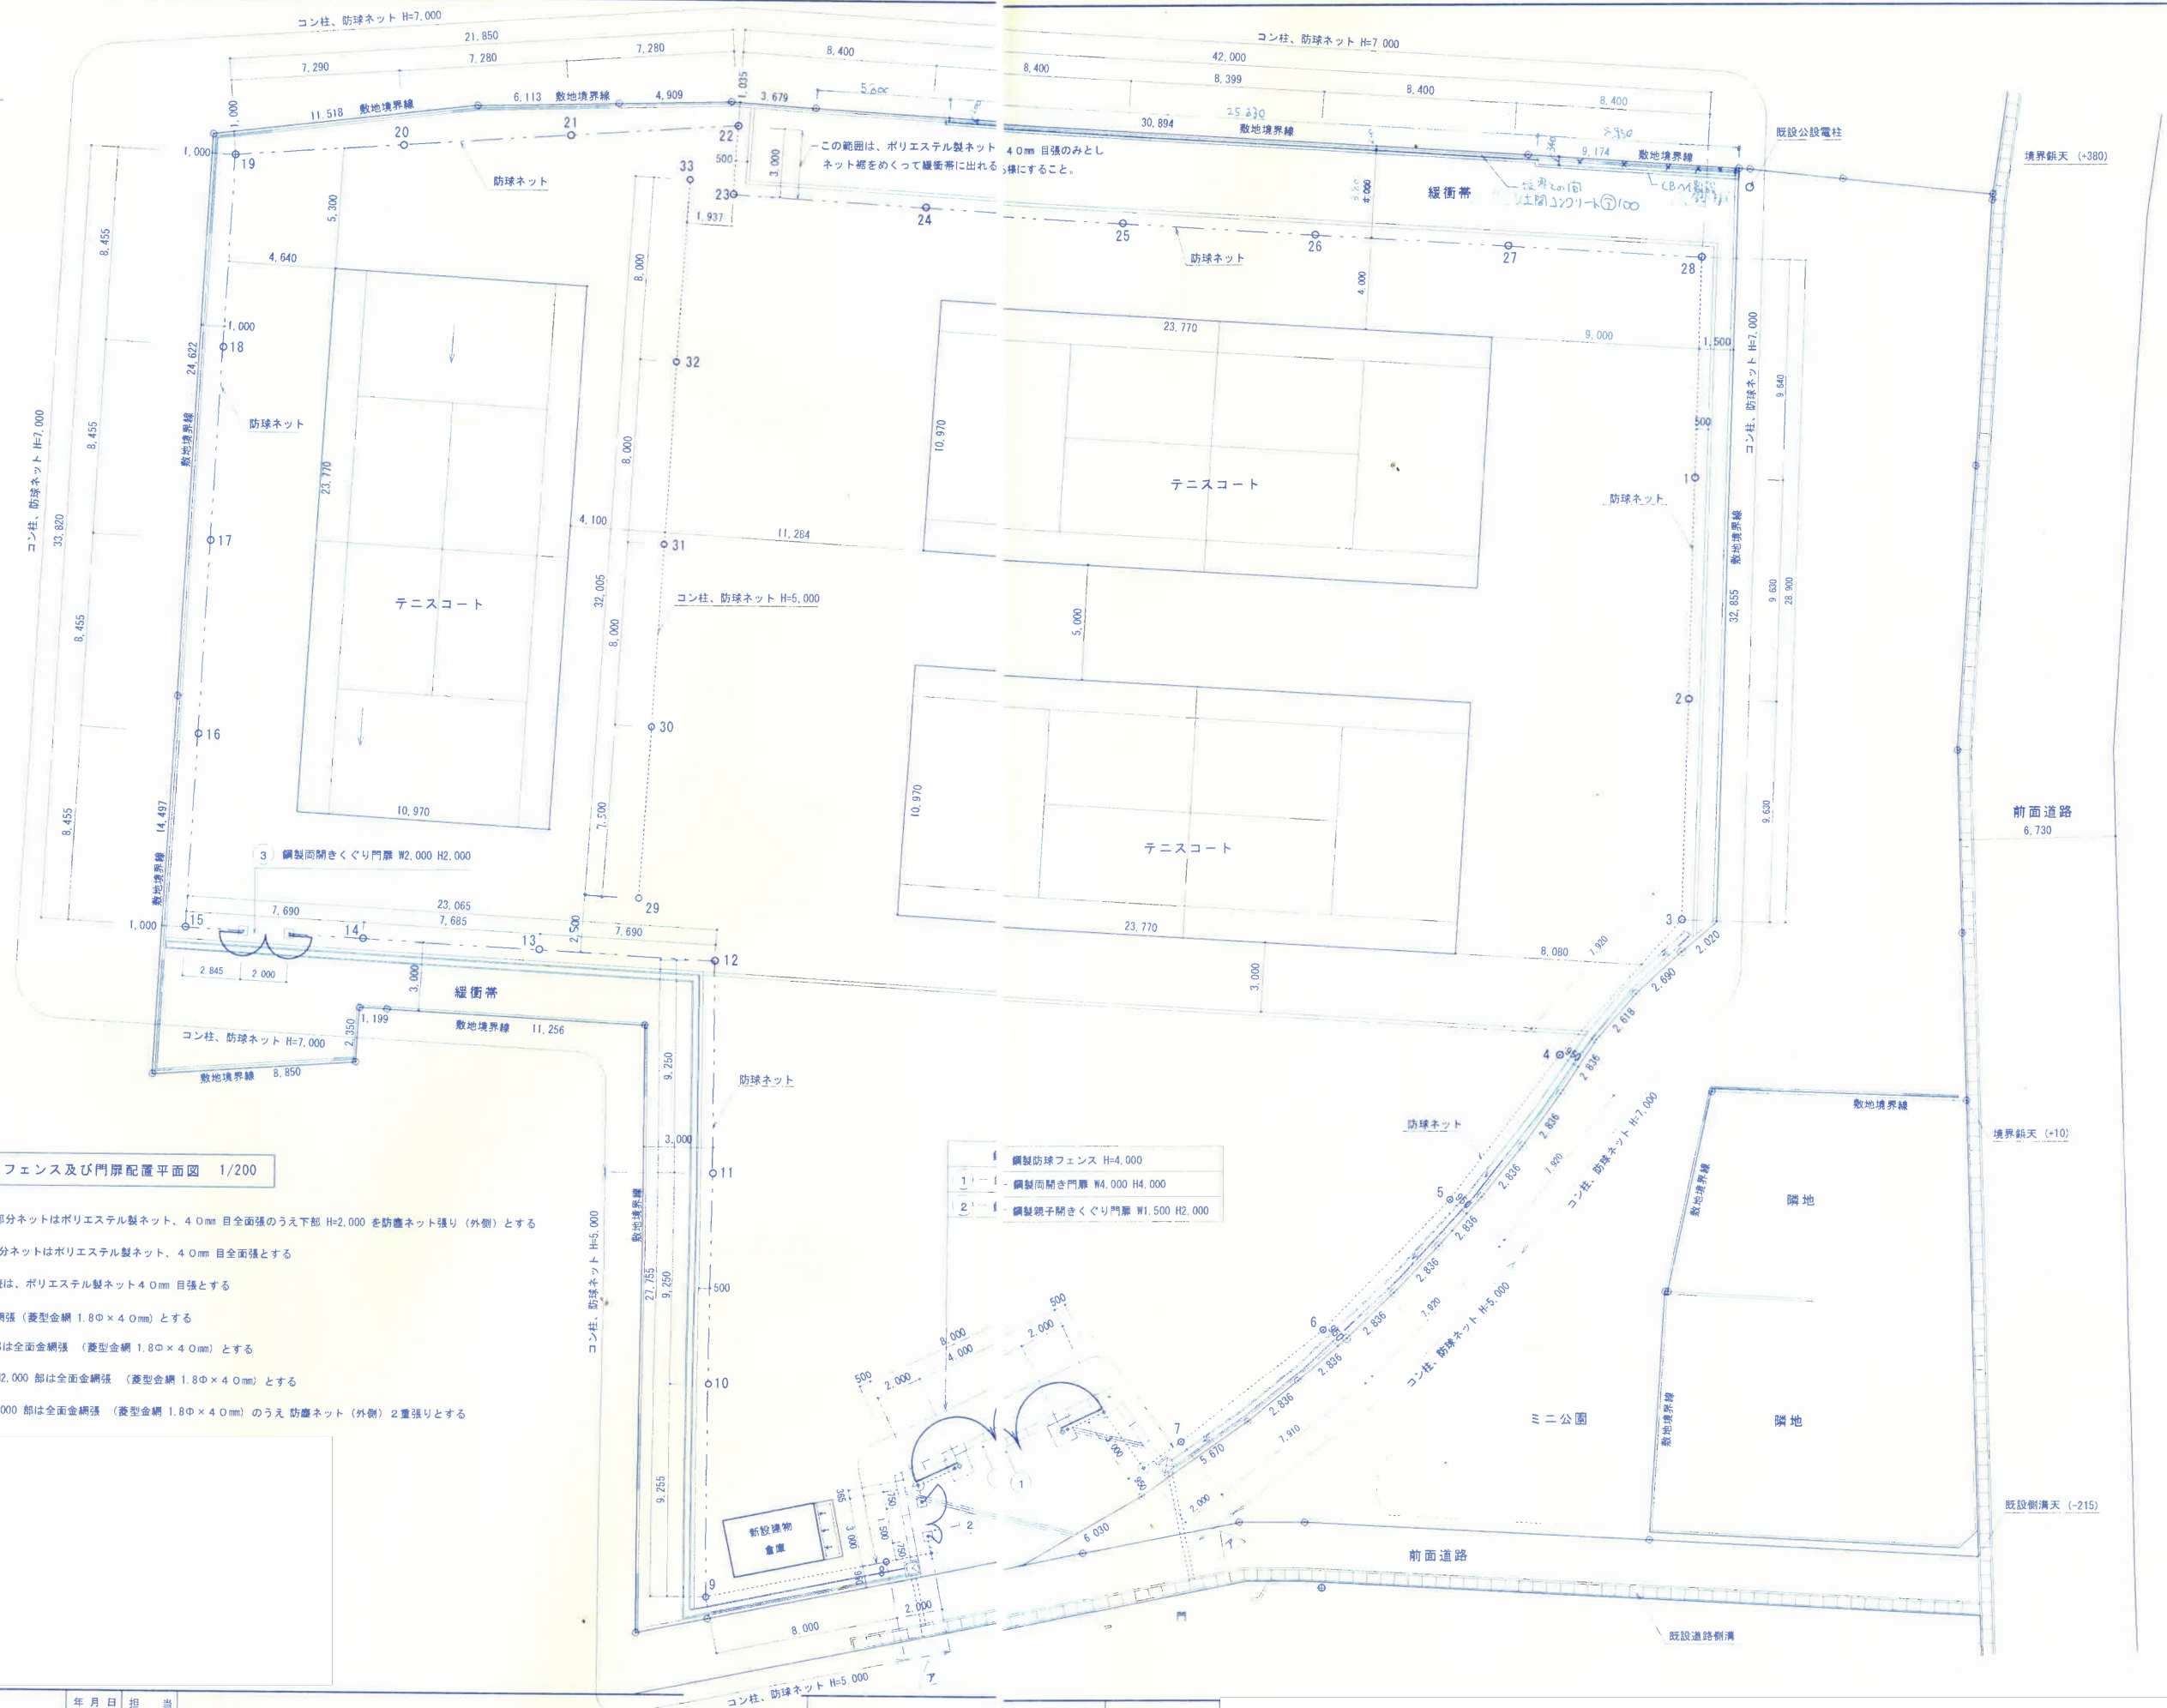

テニスコート、防球ネット・フェンス及び門扉配置平面図 1/200

図中、コン柱部ネットの内 部分ネットはポリエステル製ネット、40mm 目全面張のうえ下部 H=2,000 を防護ネット張り（外側）とする

図中、コン柱部ネットの内 部分ネットはポリエステル製ネット、40mm 目全面張とする

△ コン柱～鋼管柱間取り合い部の接続は、ポリエステル製ネット40mm 目張とする

・鋼製防球フェンス H=4,000 部は全面金網張（菱型金網 1.8Φ×40mm）とする

① 鋼製開き門扉 W4,000 H4,000 部は全面金網張（菱型金網 1.8Φ×40mm）とする

② 鋼製開き門扉 W1,500 H2,000 部は全面金網張（菱型金網 1.8Φ×40mm）とする

③ 鋼製開き門扉 W2,000 H2,000 部は全面金網張（菱型金網 1.8Φ×40mm）のうえ 防護ネット（外側）2重張りとする

- 鋼製防球フェンス H=4,000
- 鋼製開き門扉 W4,000 H4,000
- 鋼製開き門扉 W1,500 H2,000

訂正事項			年月日	担当	工事名称	図面番号	年 月 日
1					海部高等学校海南・大里 テニスコート整備工事	6	
2					図面名称	防球ネット及びフェンス配置平面図	
3					縮尺	1/200	担当



テニスコート屋外電気配線図 1/200

	訂 正 事 項	年 月 日	担 当	工 事 名 称 H17営繕 海部高等学校海南・大里 テニスコート整備工事	図面番号	17
1						
2				図 面 名 称 テニスコート屋外電気配線図	縮 尺	1/200
3						







器具表

器具名称	品番	付属品	計
横水栓	T200ESNR13	(屋外)	3
散水栓	T28H20	(屋外)	2
水栓柱		人研 20A×900L (屋外)	2

テニスコート給・排水配管図 1/200

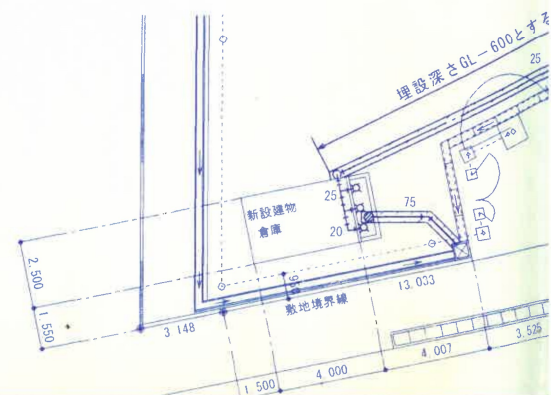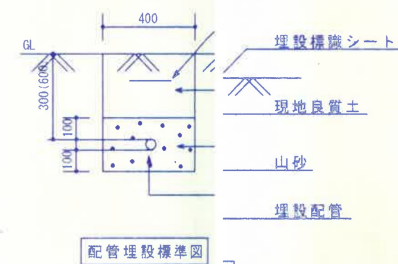

量水器 25φ (支給品)
止水栓 25φ (本工事に含む。) 町指定品
共用ボックス 25φ (本工事に含む。) 町指定品
公道接続費 (本工事に含む。)

サドル分水栓は、本工事に含む。
VP用 本管75φ一分岐25φ
引込管道路補修は町工事

訂正事項	年月日	担当	工事名称	図面番号
1			H17営繕 海部高等学校海南・大里 テニスコート整備工事	20
2			図面名称	縮尺
3			テニスコート給・排水配管図	1/200

年月日
担当