


店舗番号	504・505	
区図面積	184.58m2	55.83坪
天井高	CH=2700	

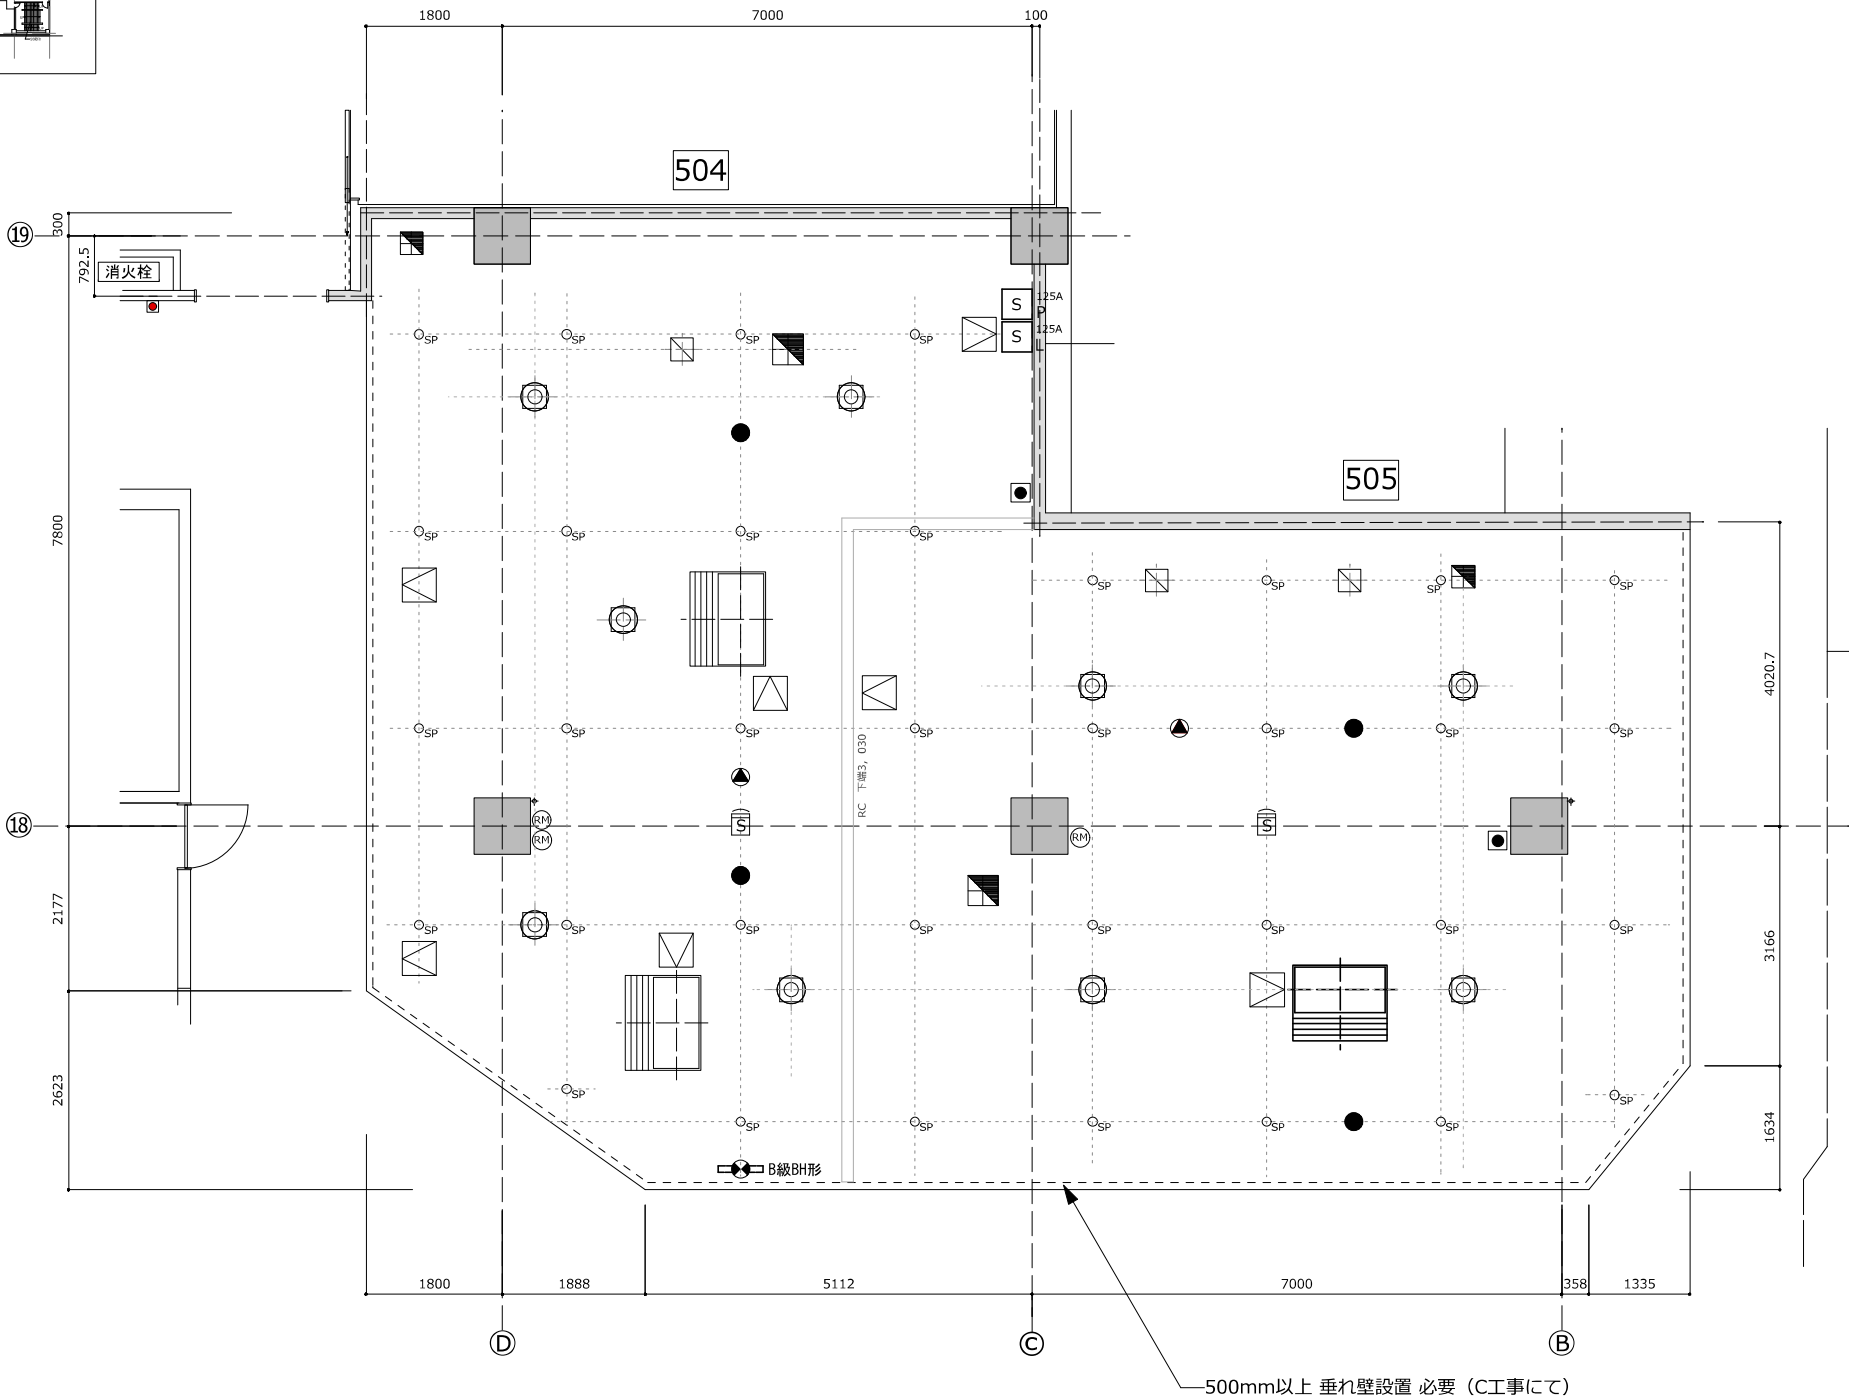

凡例

電気設備

記 号	機 器 名 称	個 数	備 考
☉	ユニバーサルダウンライト	—	—
●	非常照明	4	—
⊗	避難誘導灯	1	—
▲	天井埋込型スピーカー	2	—
⊙WP	防滴天井露出型スピーカー	—	—
Ⓟ	空間センサー (電池内蔵型)	—	—
Ⓢ	光電アナログ式スポット型感知器	2	—
ⓈA	熱アナログ式スポット型感知器	—	—
Ⓢ	ガス漏れ検知器	—	—
⊠	フルボックス 200×200×200	—	—
▽	点検口	7	450□
ⓈL	手元開閉器 (電灯)	1	—
ⓈP	手元開閉器 (動力)	1	—

設備機器一覧表

記 号	機 器 名 称	個 数	備 考
Ⓢ	エアコン化粧パネル	3	—
Ⓢ	空調吹出口 (アネモ)	9	—
Ⓢ	排煙口	400×400-2 300×300-2	—
Ⓢ	制気口 (OA・SA)	—	—
Ⓢ	制気口 (EA)	300×300-3	—
●	排煙口手動開放装置	2	—
ⓈRM	空調リモコン	3	—
ⓈSP	スプリンクラーヘッド 72℃	35	—
→Ⓢ	給水バルブ	—	—
ⓈG	ガス取出し (バルブ止め)	—	—

※天井内に共用の配管・ダクトが通る場合もあります。
※消防の指導により、SPヘッドの配置・個数に変更となる場合があります。
※既存の天井内造物 (梁・ダクト) との兼ね合い上、位置の調整が発生する場合があります。

※内装設計・施工の際は区画図の確認並びに現場実測を行う必要があります

徳島クレメントプラザ 【504・505】

DRAWING TITLE	統合天井伏図	DRAWING No.
SCALE	1:100 (A3)	
DATA	2025.04.21 2025.04.22 2025.04.25	